


План 1 этажа

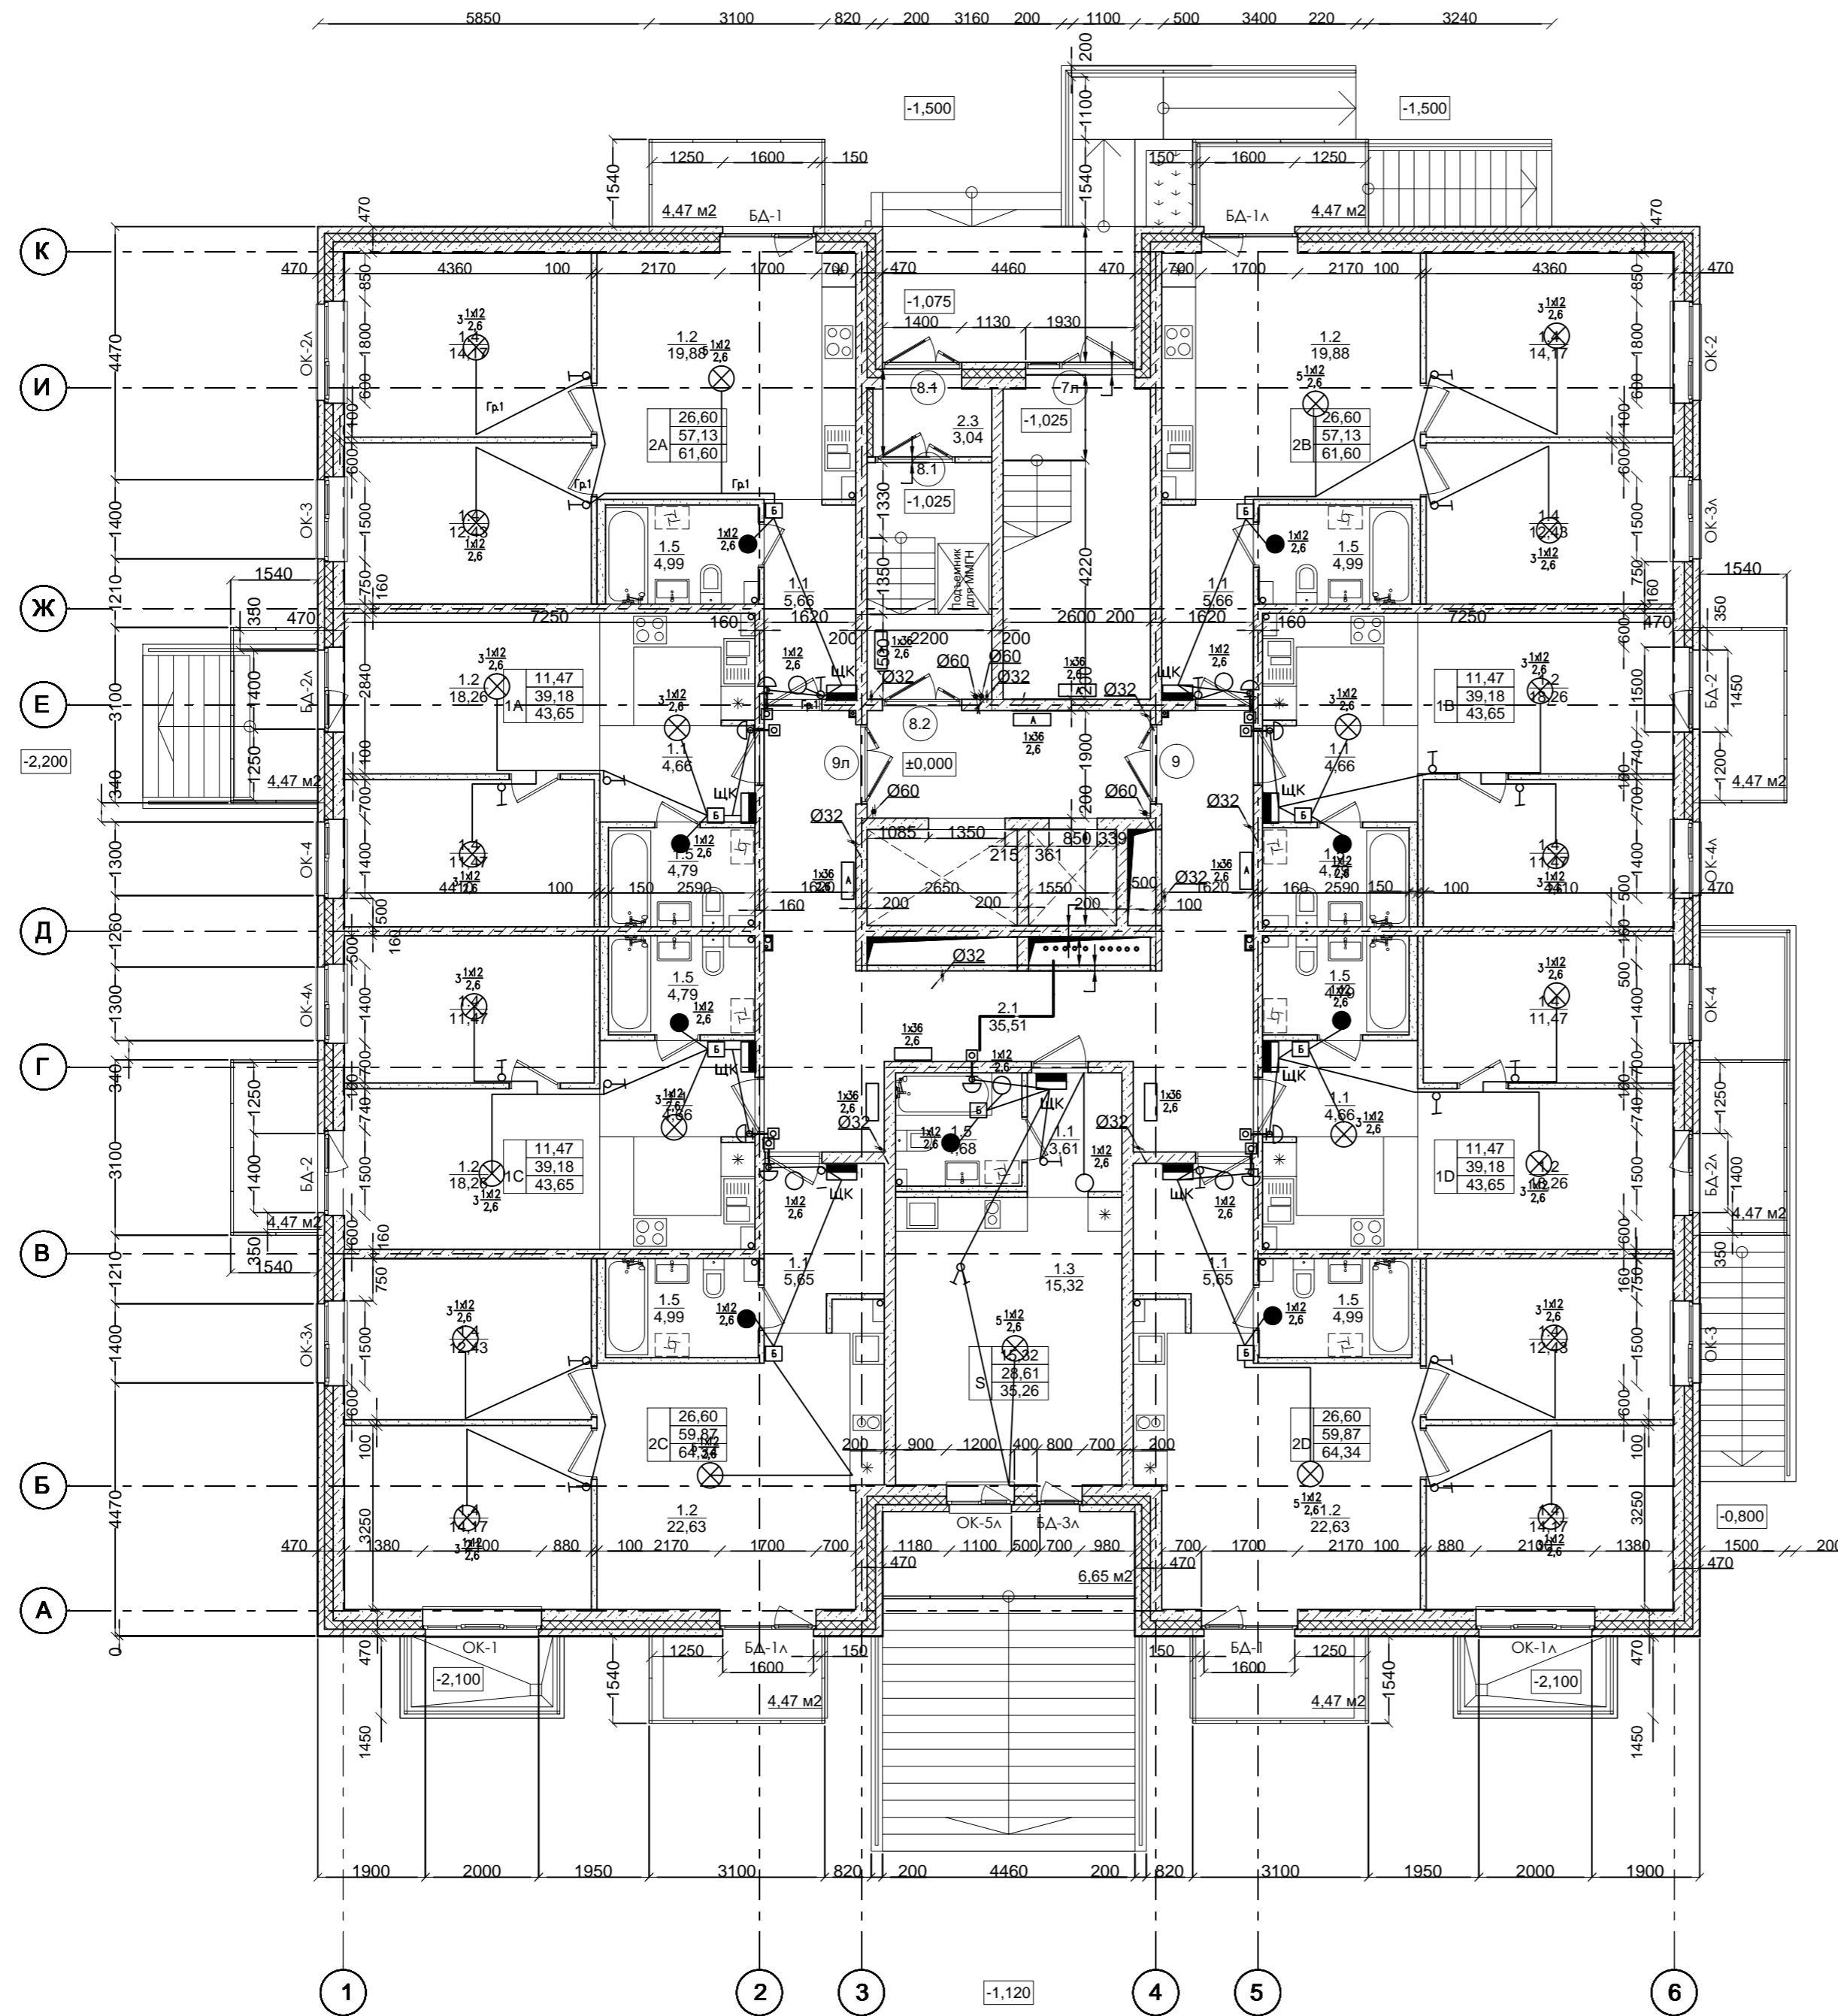

Экспликация помещений

№ пом.	Наименование	Площадь
S	Квартира-студия	28,61
1A	Однокомнатная квартира	39,18
1B	Однокомнатная квартира	39,18
1C	Однокомнатная квартира	39,18
1D	Однокомнатная квартира	39,18
2A	Двухкомнатная квартира	57,13
2B	Двухкомнатная квартира	57,13
2C	Двухкомнатная квартира	59,87
2D	Двухкомнатная квартира	59,87
Итого квартиры		419,33 м2
2.1	Коридор	35,51
2.2	Лифтовой холл	9,50
2.3	Тамбуры	12,03
2.4	Лестница	14,25
Итого прочие помещения		71,29 м2
Общая площадь помещений		490,62 м2

Условные обозначения:

- электроконвектор
- электродвигатель
- вывод кабеля для подключения щита
- щит силовой одностороннего обслуживания, IP31

Примечание

1. Монтаж кабеля выполнить открыто в мет. лотке ЛПП под потолком.
2. Стойки аварийного освещения отделить от остальных кабельных линий перегородкой.

Согласовано	
Изм. № подл.	
Подп. и дата	
Взам. инв. №	

А-10-14 - ЭОМ				
Ленинградская обл., Всеволожский район, Колтушское сельское поселение, д. Старая				
Жилой комплекс по пер. Школьный II очередь строительства Жилые дома поз. 4, 5, 6, 7, 8				
Жилой дом №7, №8 План освещения на плане 1-16 этажа				
Стадия	Лист	Листов		
П			ООО "КСК"	